
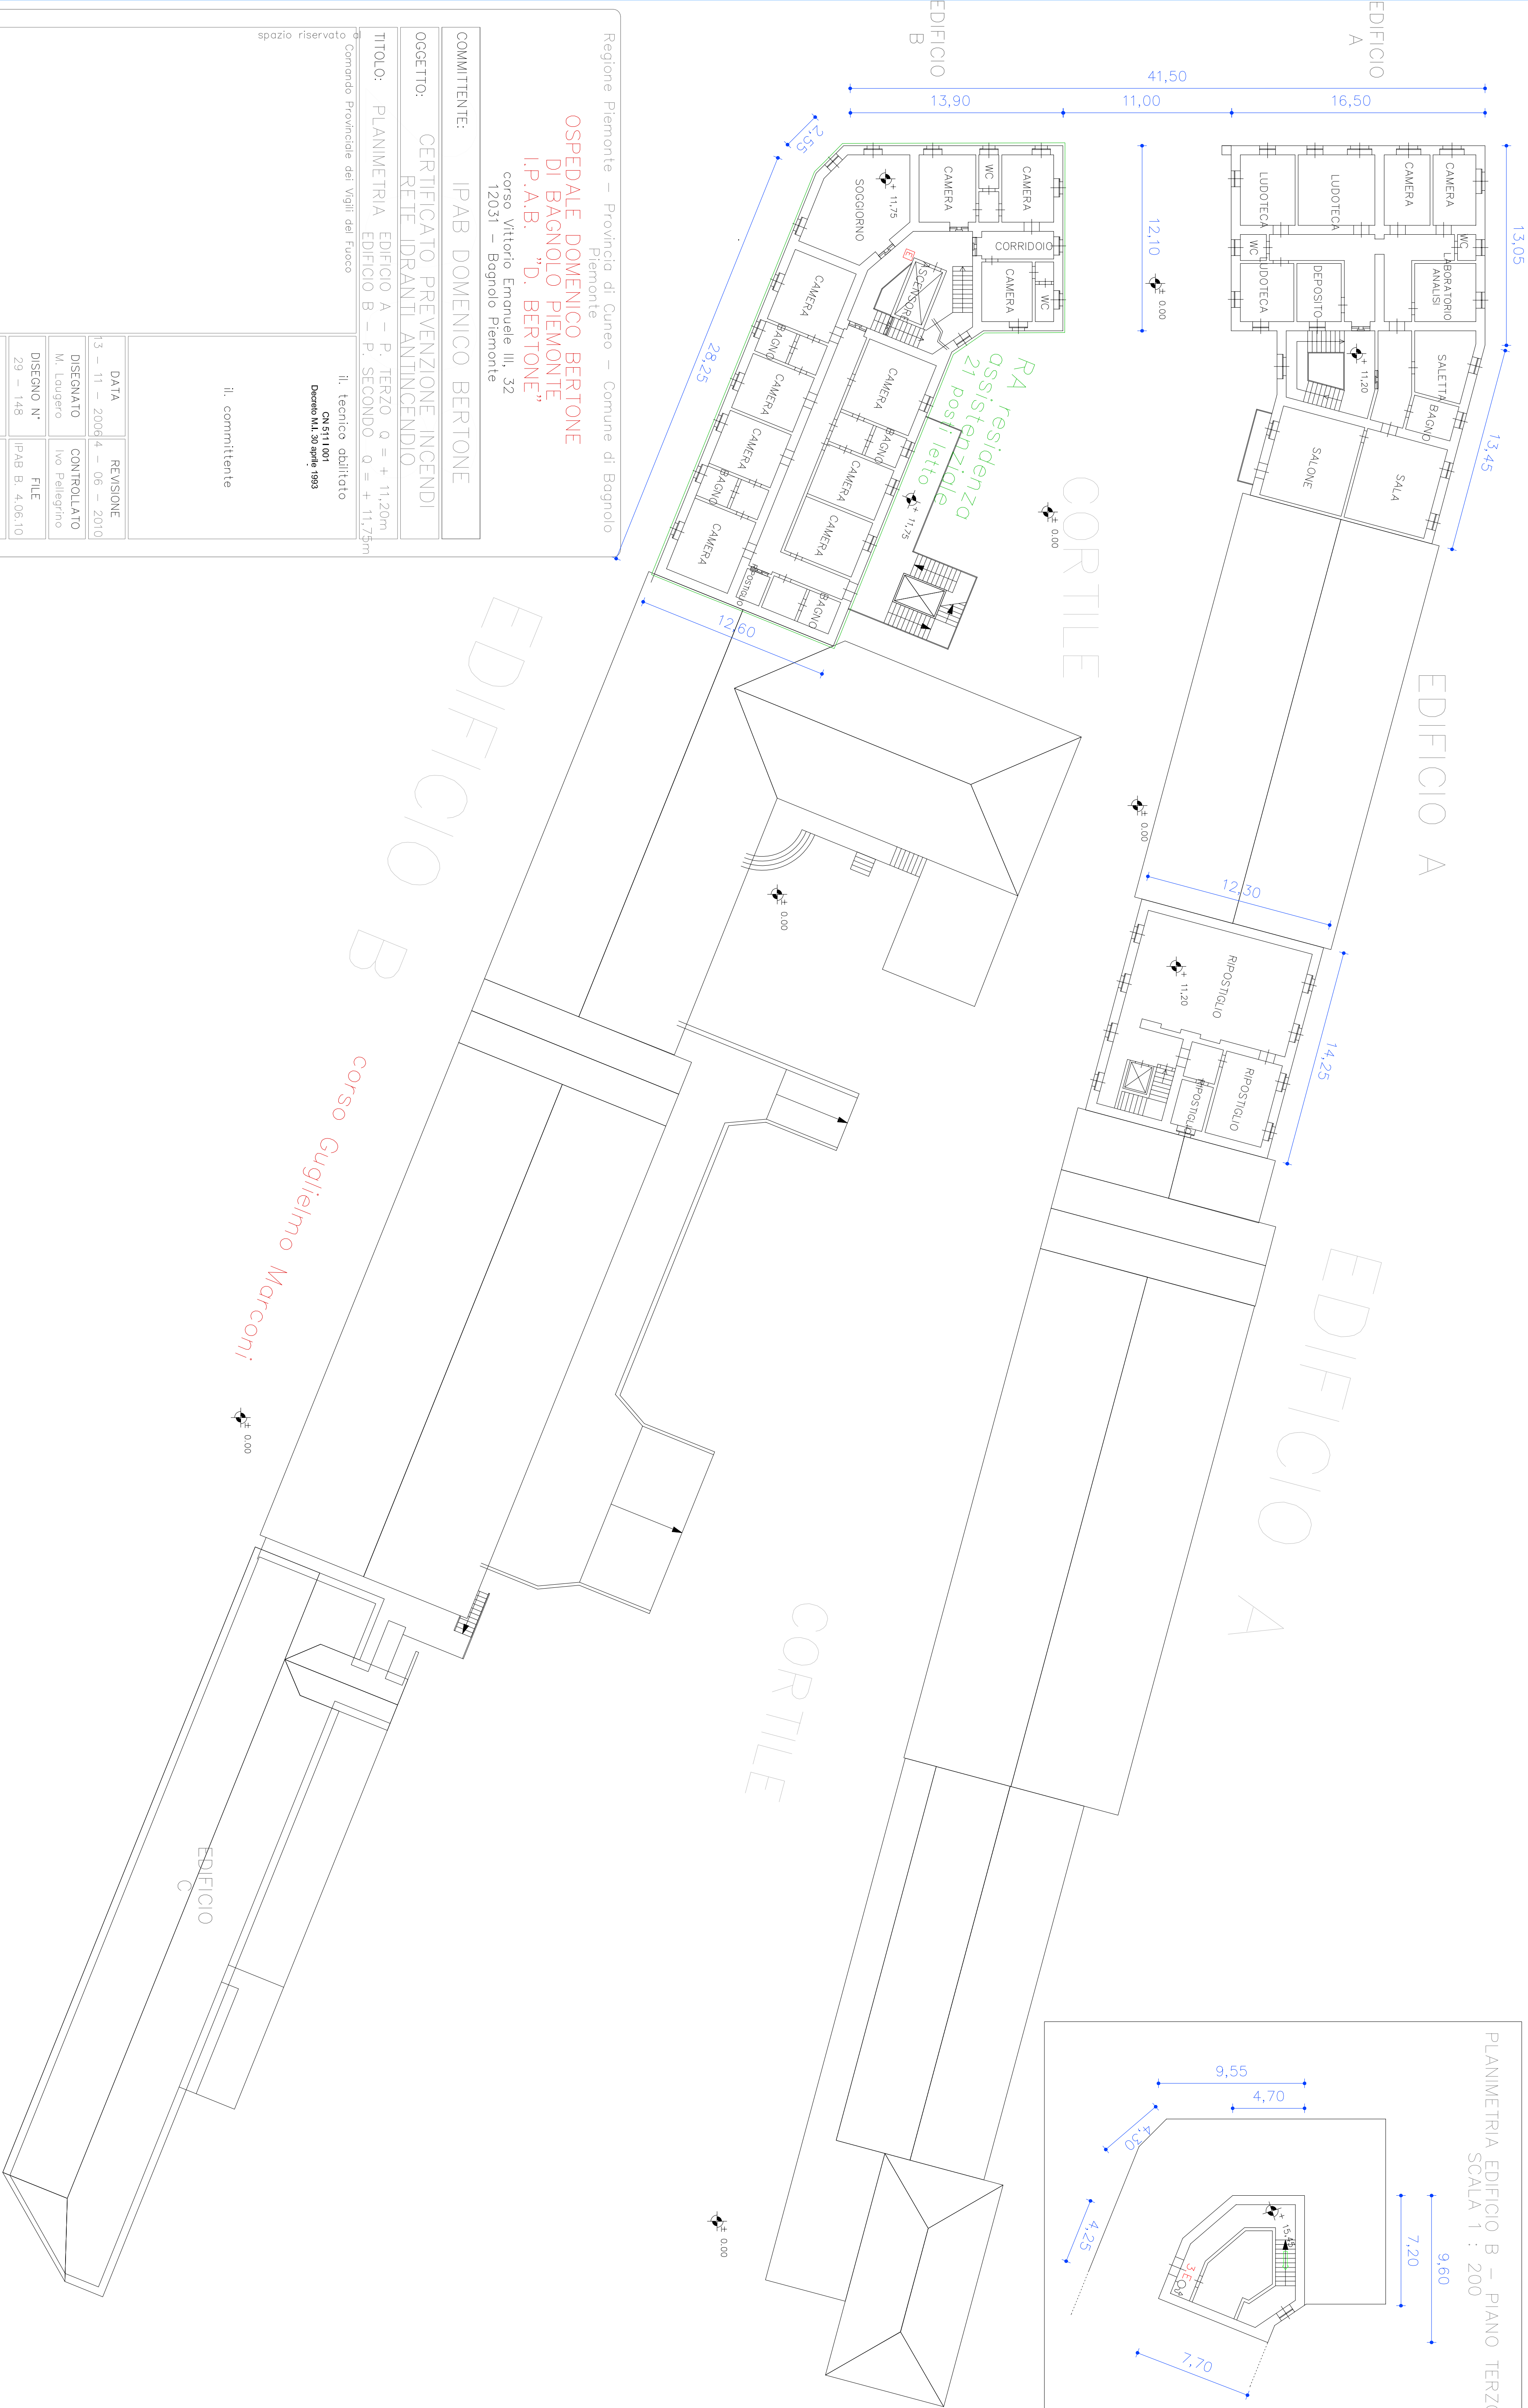


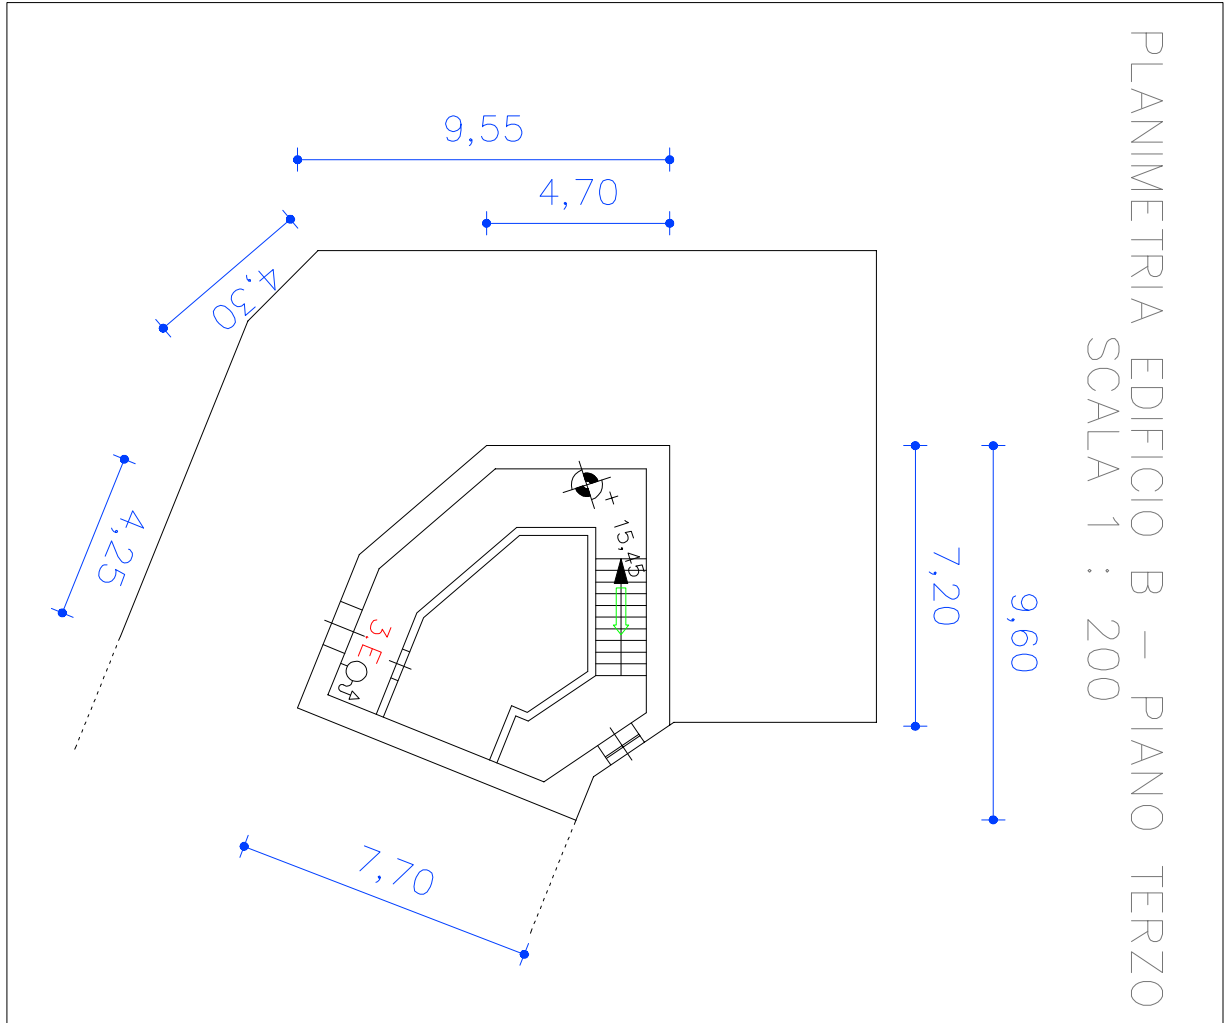

OSPEDALE DOMENICO BERTONE
DI BAGNOLO PIEMONTE
I.P.A.B. "D. BERTONE"
corso Vittorio Emanuele III, 32
12031 – Bagnolo Piemonte

Regione Piemonte – Provincia di Cuneo – Comune di Bagnolo Piemonte

COMMITTENTE: IPAB DOMENICO BERTONE

OGGETTO: CERTIFICATO PREVENZIONE INCENDI
RETE IDRANTI ANTINCENDIO

TITOLO: PLANIMETRIA EDIFICIO A – P. TERZO Q = + 11,20m
EDIFICIO B – P. SECONDO Q = + 11,75m

Comando Provinciale dei Vigili del Fuoco

il tecnico abilitato
CN 5111 001
Decreto ML 30 aprile 1983

il committente

DATA	REVISIONE
1/3 – 11 – 2006/4 – 06 – 2010	
DISEGNATO M. Laugero	CONTROLLATO Ivo Pellegrino
DISEGNO N° 29 – 148	FILE IPAB B. 4.06.10
NOTE –	POSIZIONE N° 17489
SCALA 1:200	TAVOLA D

Ivo Pellegrino ingegnere
strada Valli Occitane, 91-3
12020 ROCCABRUNA CN

TEL.: +39 0171 905196
FAX: +39 0171 909028
E-MAIL: ivo@ipellegrino.it